


BARRACÃO PRÉ-MOLDADO
 A = 610,00 m²
 PI = POLIDO

PLANTA BAIXA BARRACÃO 01 - A_o = 800,00 m²
 ESCALA 1:50

LEGENDA	
	Ponto de iluminação de emergência tipo balizamento
	Ponto de iluminação de emergência
	Carga de Pó ABC - 4 Kg
	Barra Anti-Pânico
	S152 - Indicação de Sentido (esquerda ou direita) de uma Saída de Emergência
	S2 - Indicação de Saída de Emergência
	S3 - Indicação de Saída de Emergência Deve ser fixada acima da porta, para indicar o seu acesso
	S12 - Indicação de Saída de Emergência

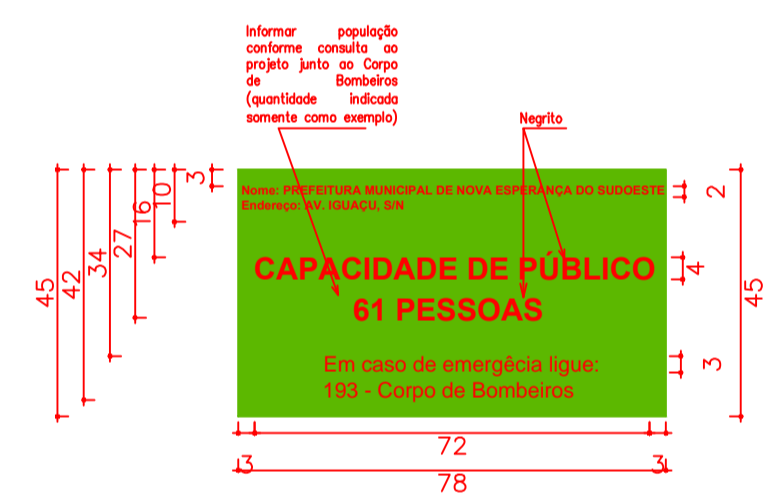

Cor placa: verde bandeira
 Cor fonte: branca
 Tipo fonte: sans-serif, 2,3 e 4cm altura
 Material: PVC adesivado
 Altura: 1,70m do piso à base da placa

DETALHE PLACA CAPACIDADE DE PÚBLICO SEM ESCALA

HISTÓRICO DE ATUALIZAÇÃO/ SUBSTITUIÇÃO DO PSCIP		
Data	Discriminação da atualização/ substituição	Nº do PSCIP

Obra/ Endereço: **PREFEITURA MUNICIPAL DE NOVA ESPERANÇA DO SUDOESTE**
 AVENIDA IGUAÇU, QUADRA Nº 01, LOTE Nº 01, LOTEAMENTO JARDIM FLORESTA

Área	RIO DO M2	Destinação	U-1 (INDUSTRIAL)	PARA USO DO CBMPR
Prancha	2	Conteúdo da Prancha	PLANTA BAIXA PAVIMENTO TERREO	
Proprietário	Prefeitura Municipal de Nova Esperança do Sudoeste - CNPJ: 08.908.000/0001-12			
Escala	1:50	Responsável Técnico		Data
				DEZEMBRO de 2019