




DESCRIÇÃO	SIMBOLOGIA	
	PLANTA	ELEVACAO
CX. DISTRIBUICAO GERAL		
CX. SAIDA OU PASSAGEM P/ FIOS COM TOMADA NA PAREDE A 0,30 cm DO PISO ACABADO TEL. DIRETO		<input type="checkbox"/> No 1
CX. SAIDA OU PASSAGEM P/ FIOS COM TOMADA NA PAREDE A 1,30 cm DO PISO ACABADO TEL. DIRETO		<input type="checkbox"/> No 1
TUBULACAO PELO PISO		
SUMARIO DE CONTAGEM	A - PONTOS DISTRIBUIDOS PELA CAIXA B - PONTOS ACUMULADOS NA CAIXA	
TUBULACAO SOBRE		
TUBULACAO DESCE		
TRECHO DE FI	QUANTIDADE DE FIOS: 1, 2, 3, 4, 5, 6, 7, 8, 9, 10, 11, 12, 13, 14, 15, 16, 17, 18, 19, 20 TIPO FIO: 1 - FIO 11-20 CONTAGEM SECUNDARIA: 1 - FIO 11-20 Ø 3/4" BITOLA TUBULACAO	

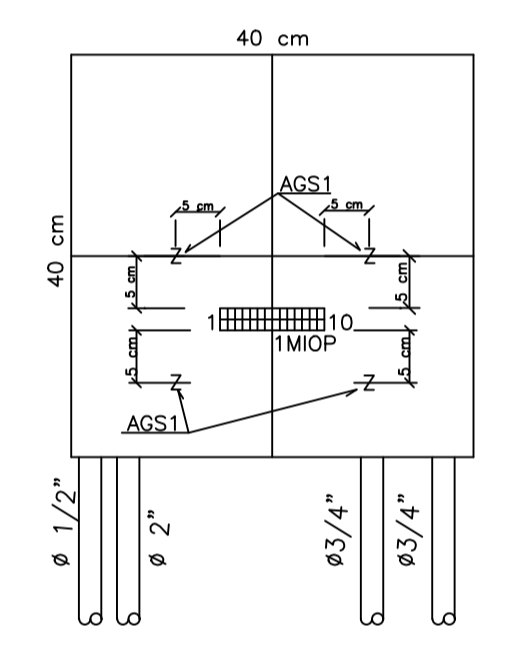


DETALHE DO BLOCO NO DG
ESCALA 1 : 7,5
(EXISTENTE)

ÁREA DE PRODUÇÃO

PLANTA BAIXA BARRACÃO 01
ESCALA 1:50

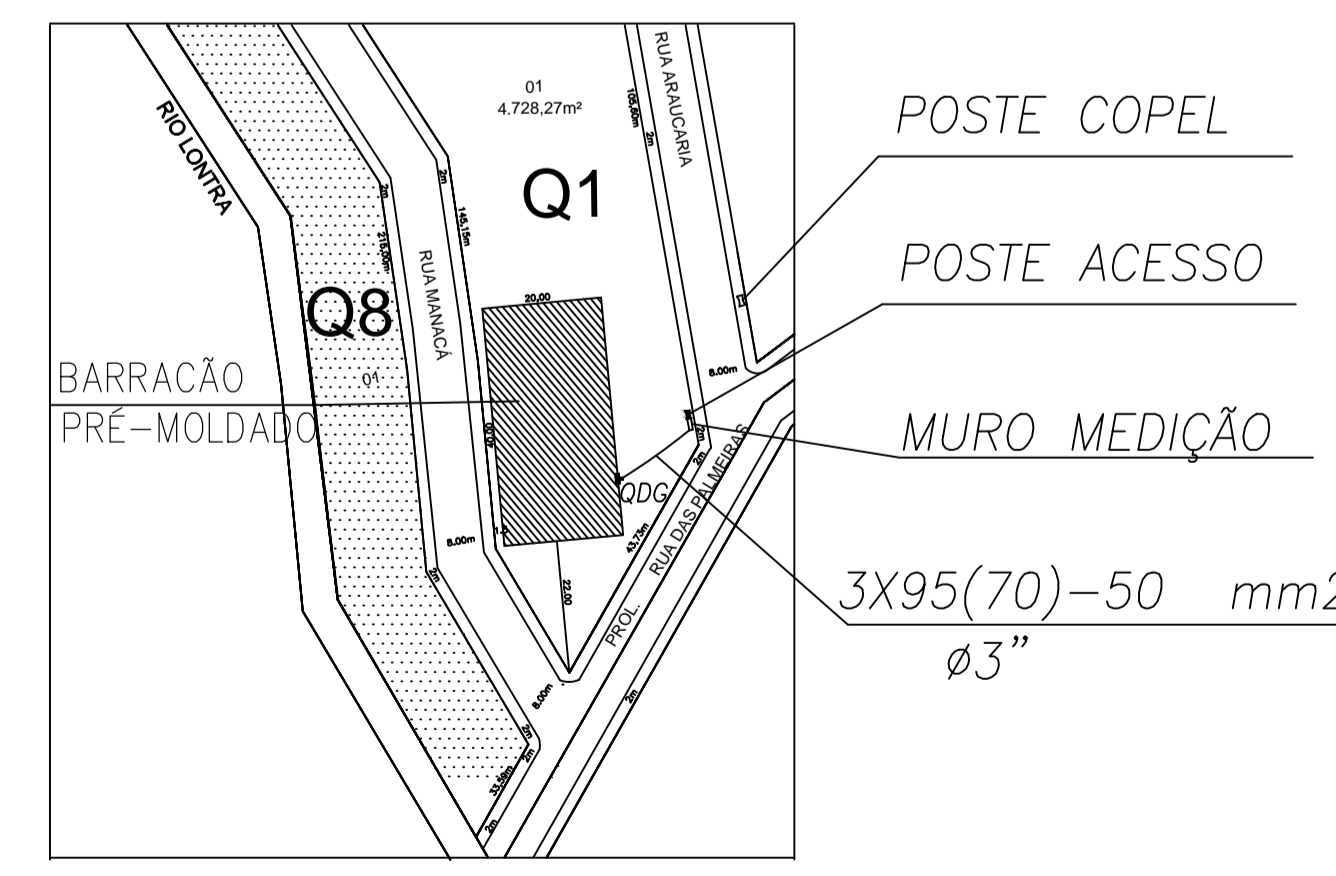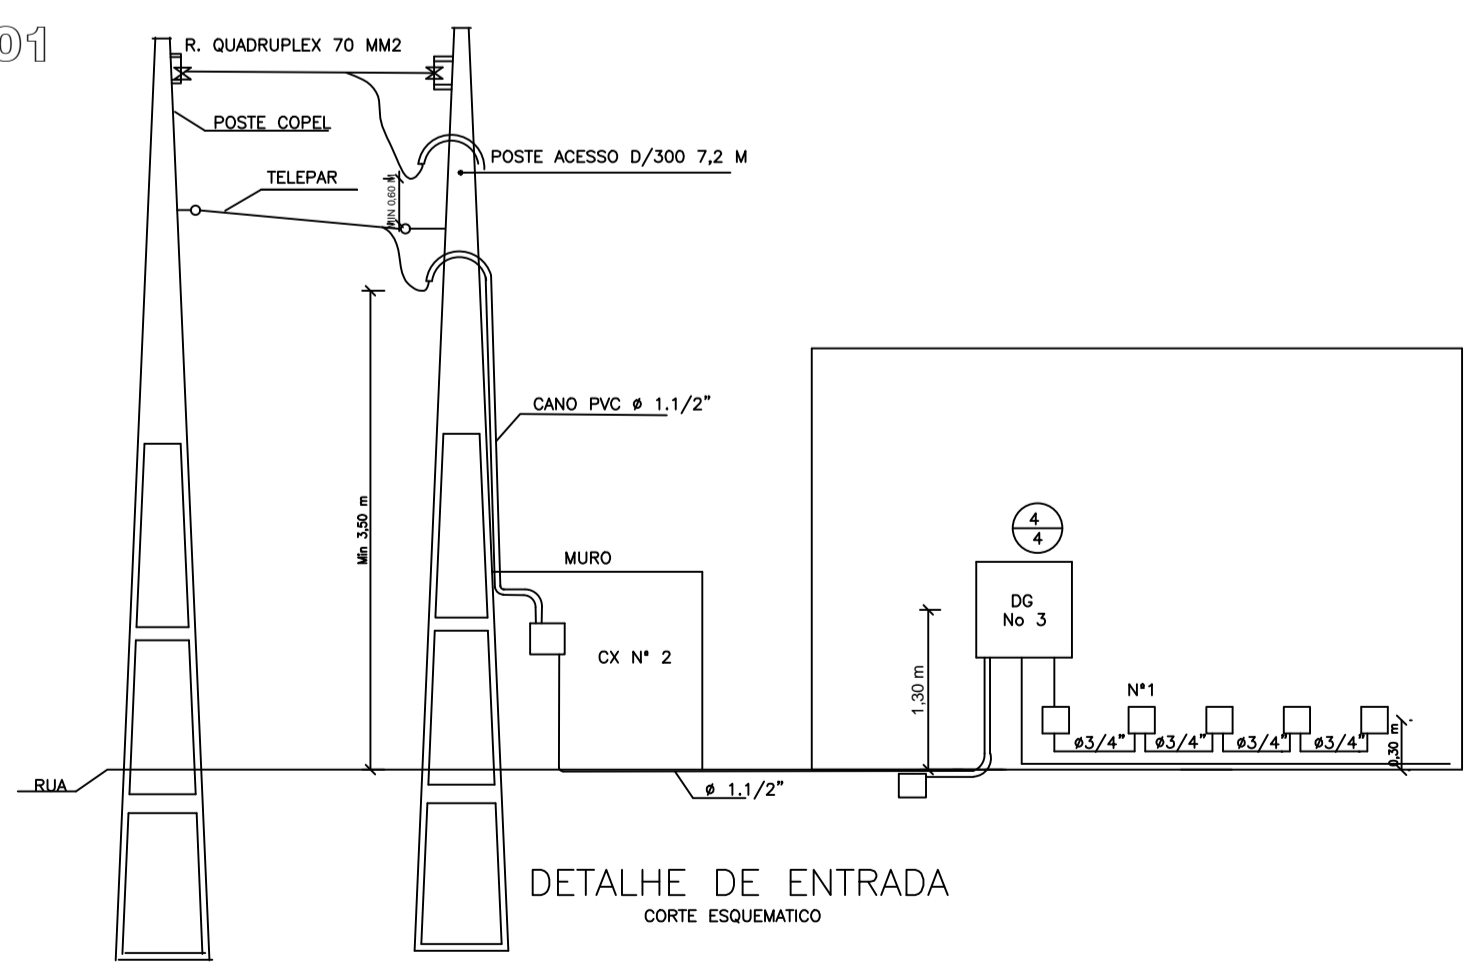

PLANTA DE SITUAÇÃO
Escala 1/1000

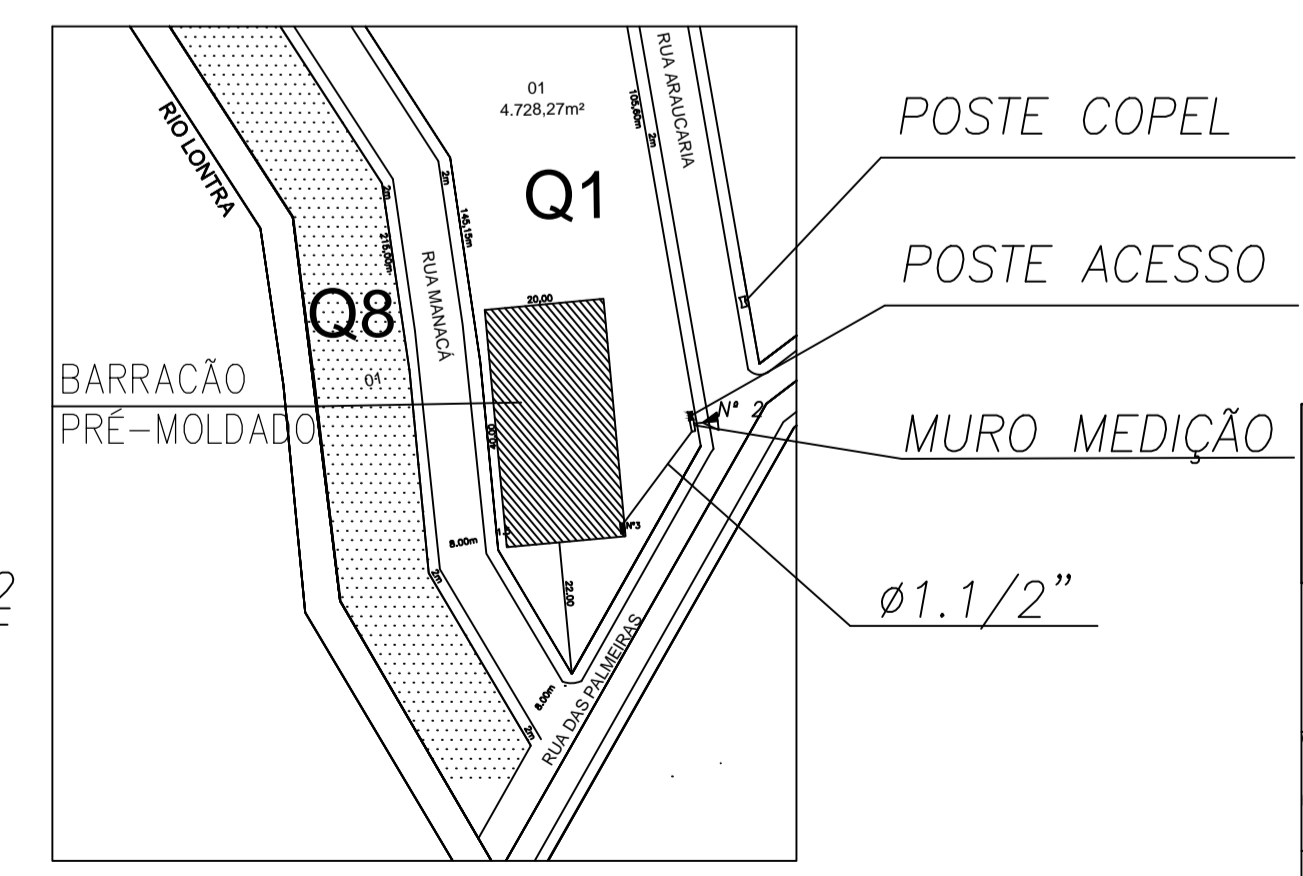

PLANTA DE SITUAÇÃO
Escala 1/1000

BARRACÃO 01 NOVA ESPERANÇA DO SUDESTE - PR		
ADMINISTRAÇÃO	RESPONSÁVEL TÉCNICO	DATA
	Lilian Giseli Alberton CREA SC 812135 / D	02/02
ÁREA	BARRACÃO PRÉ-MOLDADO FECHADO	ÁREA 800,00 m2
ESPECIFICAÇÃO	PLANTA BAIXA	PROJETO ELÉTRICO / TELEFÔNICO
LOCAL	PROL. RUA DAS PALMEIRAS - JARDIM FLORESTA	ESCALA INDICADA
MUNICÍPIO	NOVA ESPERANÇA DO SUDESTE - PARANÁ	DATA JUNHO/2020