


PLANTA BAIXA - SUB-SOLO

ESCALA 1:50

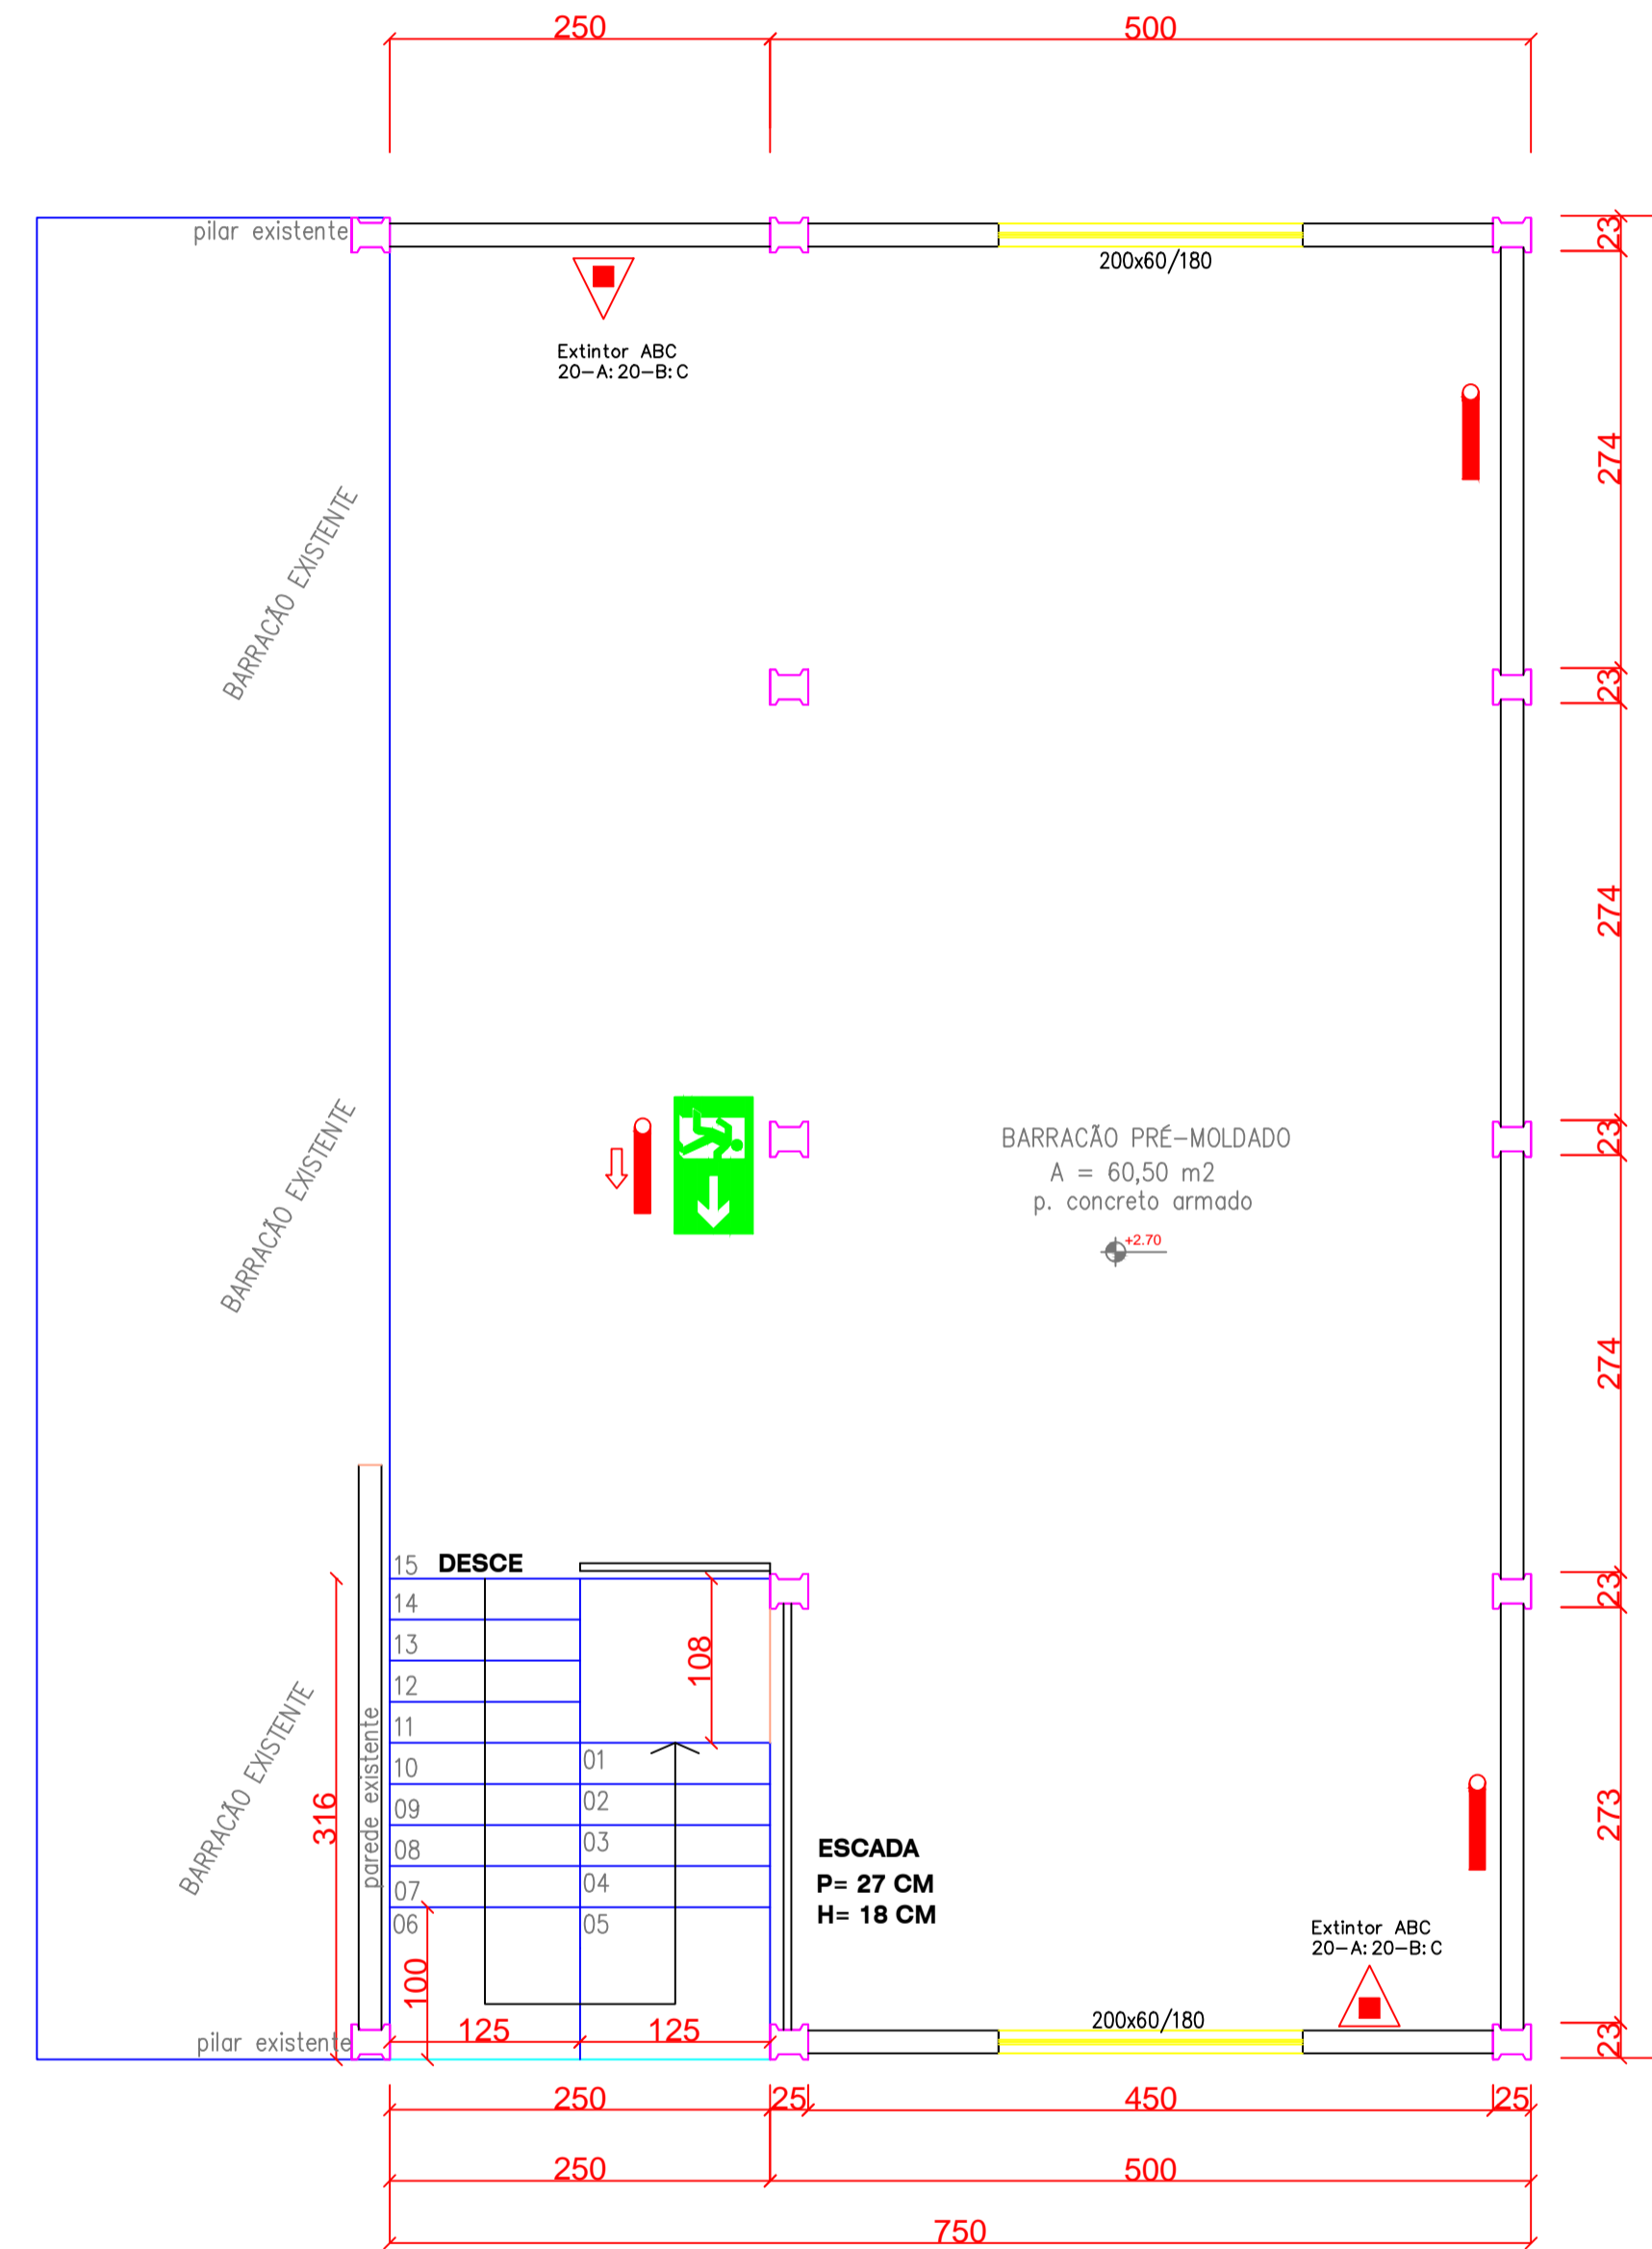

PLANTA BAIXA - TÉRREO

ESCALA 1:50

LEGENDA

	Ponto de iluminação de emergência tipo balizamento
	Ponto de iluminação de emergência
	Carga de Pó ABC - 4 Kg
	Barra Anti-Pânico
	S1/S2 - Indicação do Sentido (esquerda ou direita) de uma Saída de Emergência
	S3 - Indicação de Saída de Emergência Deve ser fixada acima da porta, para indicar o seu acesso
	S12 - Indicação de Saída de Emergência



DETALHE PLACA CAPACIDADE DE PÚBLICO

SEM ESCALA

HISTÓRICO DE ATUALIZAÇÃO/ SUBSTITUIÇÃO DO PSCIP		
Data	Discriminação da atualização/ substituição	Nº do PSCIP

Obra/ Endereço		
PREFEITURA MUNICIPAL DE NOVA ESPERANÇA DO SUDOESTE		
AVENIDA IGUAÇU, QUADRA Nº 19, LOTE Nº 04		
Área	Ocupação	PARA USO DO CBMPR
151,25 M2	I-1 (INDÚSTRIA)	
Prancha	Conteúdo da Prancha	
2/3	PLANTA BAIXA PAVIMENTO TERREO	
Proprietário		
Prefeitura Municipal de Nova Esperança do Sudoeste - 35.580.380/0001-32		
Escala	Responsável Técnico	Data
INDICADA		Agosto de 2019