



PLANTA BAIXA - SUB-SOLO
ESCALA 1:50

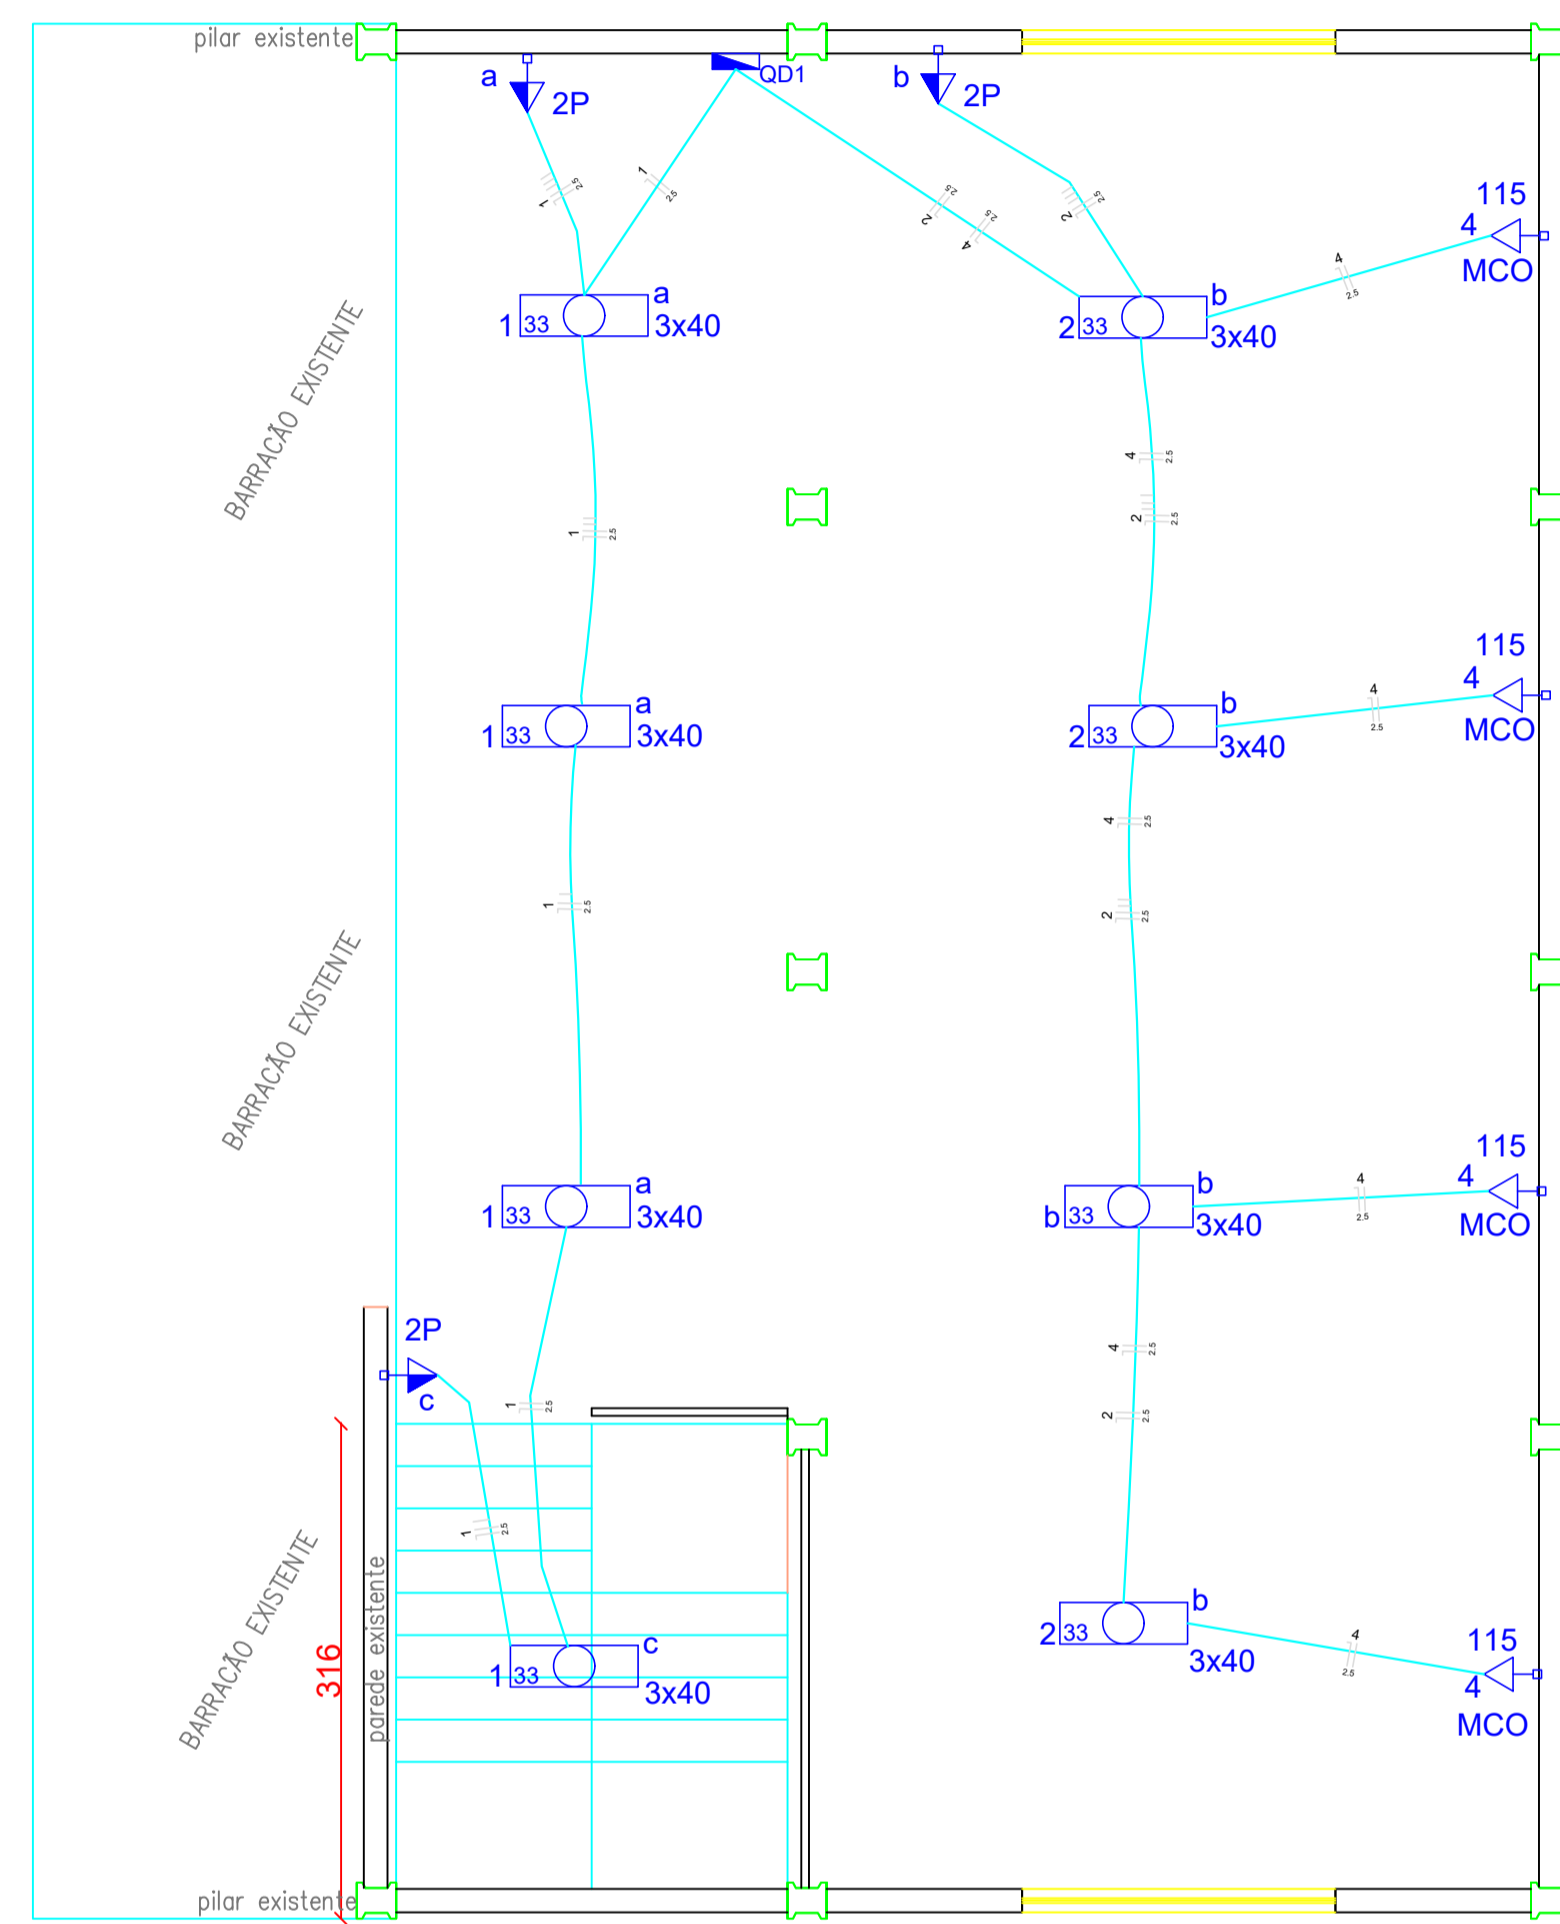

PLANTA BAIXA - TÉRREO
ESCALA 1:50

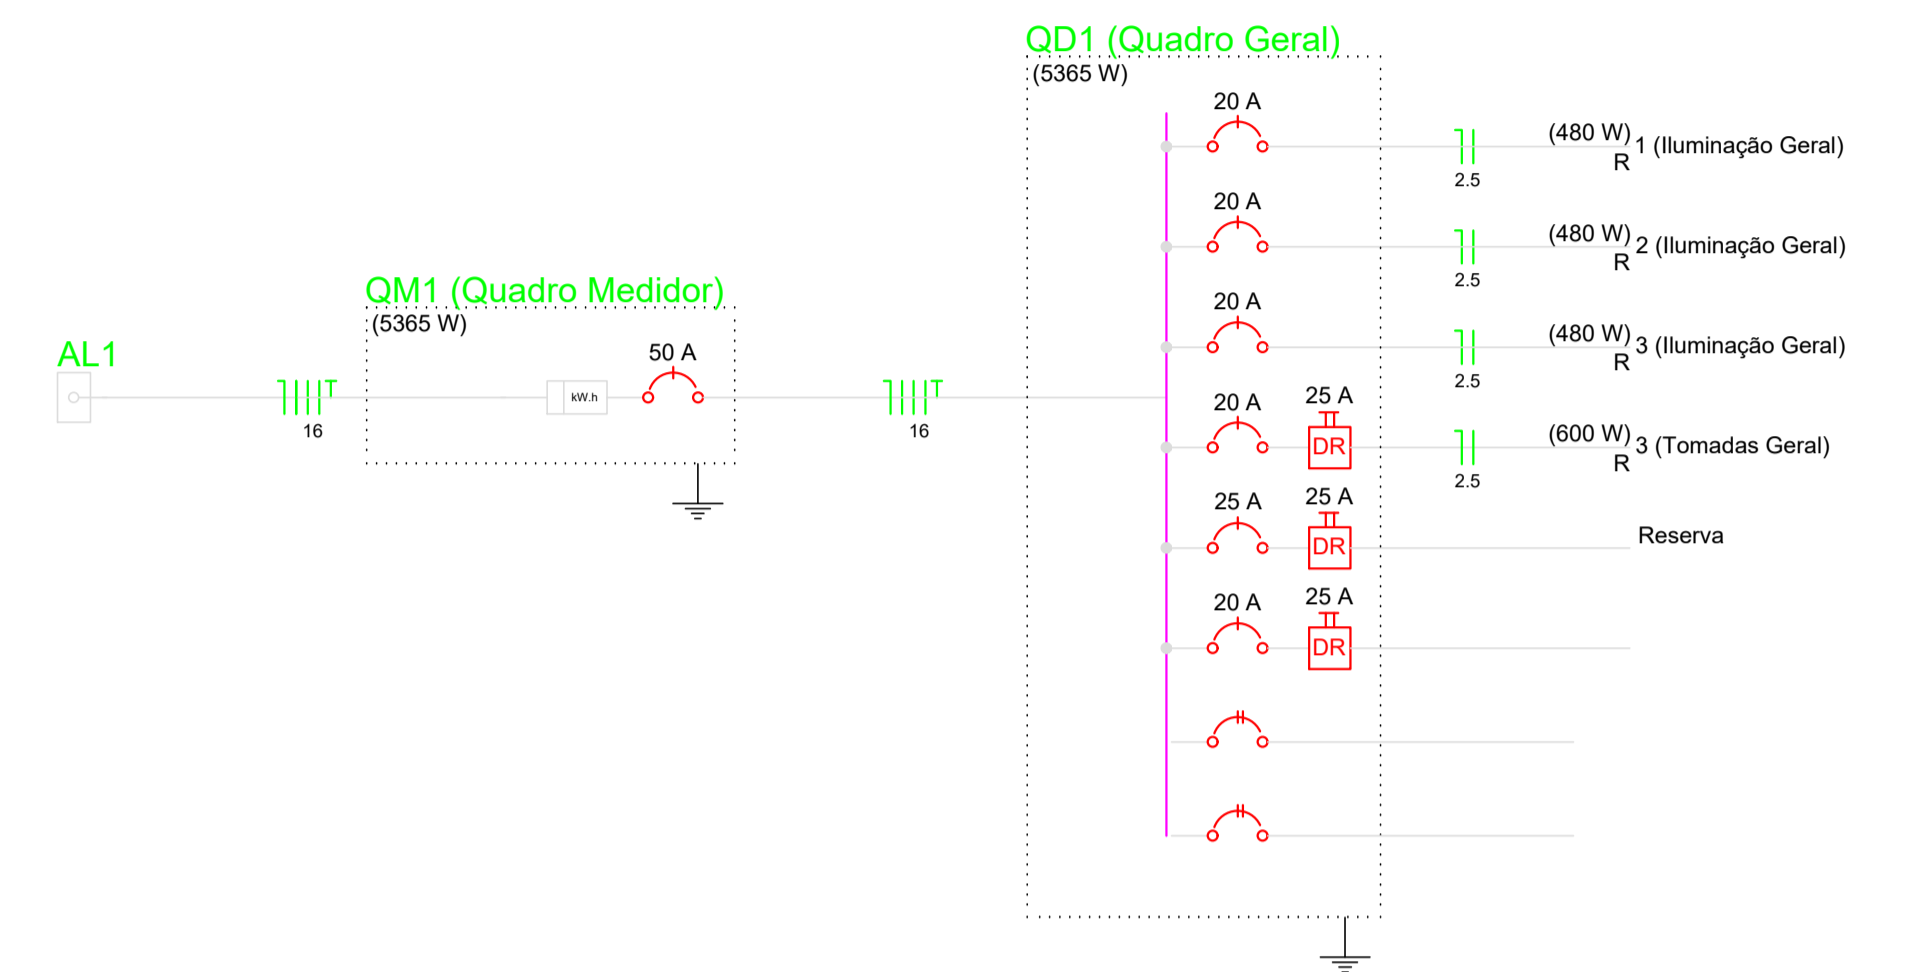

Legenda	
	1 tecla simples & 1 tomada - 1,10m do piso
	Caixa de medição sobrepor a 1,50m do piso
	Entrada de serviço aérea
	Interruptor paralelo 1 tecla - 1,10m do piso
	Luminária p/ lâmp. fluor. tubular - embutir
	Luminária p/ lâmp. incand. comum - embutir
	Quadro de distribuição - embutir a 1,50m do piso
	Tomada hexagonal (NBR 14136) - 2P+T 10 A a 0,30m do piso
	Tomada hexagonal (NBR 14136) - 2P+T 20 A a 2,20m do piso
	Tomada universal 2P a 0,30m do piso
	- Tomada p/ Telefone e Lógica Espelho com RJ11 e RJ45 (Cx. 4x4" H=0,30m)
	- Tomada p/ Telefone Espelho com RJ11 (Cx. 4x2" H=0,30m)

PREFEITURA MUNICIPAL NOVA ESPERANÇA DO SUDOESTE - PR	
ADMINISTRAÇÃO	RESPONSÁVEL TÉCNICO
Lilian Giseli Alberton CREA SC 812135 / D	
OBRA	ÁREA
AMPLIAÇÃO DE BARRACÃO PRÉ-MOLDADO	151,25 m ²
ESPECIFICAÇÃO	PROJETO
PLANTA BAIXA	eletrico
LOCAL	ESCALA
RUA RUI BARBOSA, LOTE N° 02 DA QUADRA 19	INDICADA
MUNICÍPIO	DATA
NOVA ESPERANÇA DO SUDOESTE - PARANÁ	AGOSTO/2019