


PLANTA BAIXA SANITÁRIOS

ESCALA 1:50

REFORMA DE SANITÁRIOS
 INSTALAÇÕES DO CRAS
 NOVA ESPERANÇA DO SUDOESTE – PR

01/03

ADMINISTRAÇÃO	RESPONSÁVEL TÉCNICO	FOLHA
	<i>Lilian Giseli Albertoni</i> Lilian Giseli Albertoni	01/03
OBRA	CREA SC 812135 / D Engenheira Civil Lilian Giseli Albertoni	ÁREA
REFORMA DE SANITÁRIOS	CREA/SC - 812135/D	18,20 m ²
ESPECIFICAÇÃO	PLANTA BAIXA	PROJETO
		ARQUITETONICO
LOCAL		ESCALA
RUA JOAQUIM JOSÉ NAZÁRIO, 1056, CENTRO		INDICADA
MUNICÍPIO		DATA
NOVA ESPERANÇA DO SUDOESTE – PARANÁ		OUTUBRO/2020

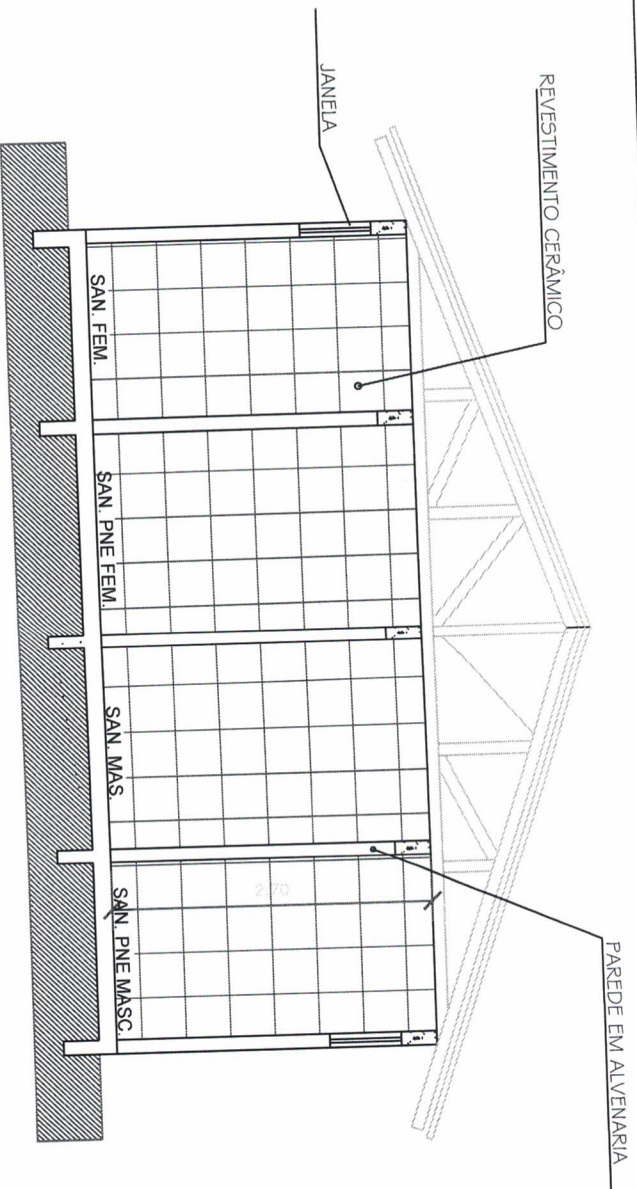

CORTE AA
 ESCALA 1:50

REFORMA DE SANITÁRIOS
 INSTALAÇÕES DO CRAS
 NOVA ESPERANÇA DO SUDESTE - PR

ADMINISTRAÇÃO	RESPONSÁVEL TÉCNICO	FOLHA
	<i>Lilian Giseli Alberton</i> Lilian Giseli Alberton CREA SC 812135 / 0	01 / 03

OBRA	REFORMA DE SANITÁRIOS	ÁREA	18,20 m ²
ESPECIFICAÇÃO	Lilian Giseli Alberton Engenheira Civil CREA/SC - 812135/D	PROJETO	ARQUITETONCIO
CORTE		ESCALA	INDICADA
LOCAL	RUA JOAQUIM JOSÉ NAZÁRIO, 1056, CENTRO	DATA	OUTUBRO/2020
MUNICÍPIO	NOVA ESPERANÇA DO SUDESTE - PARANÁ		