
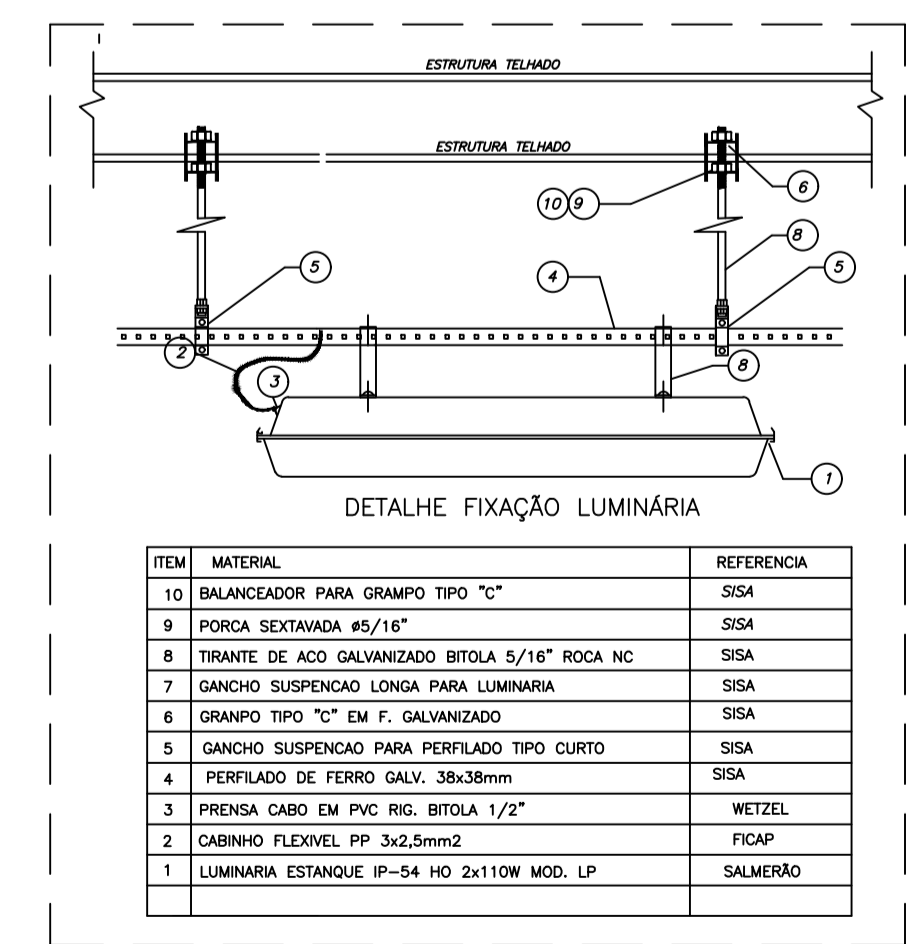
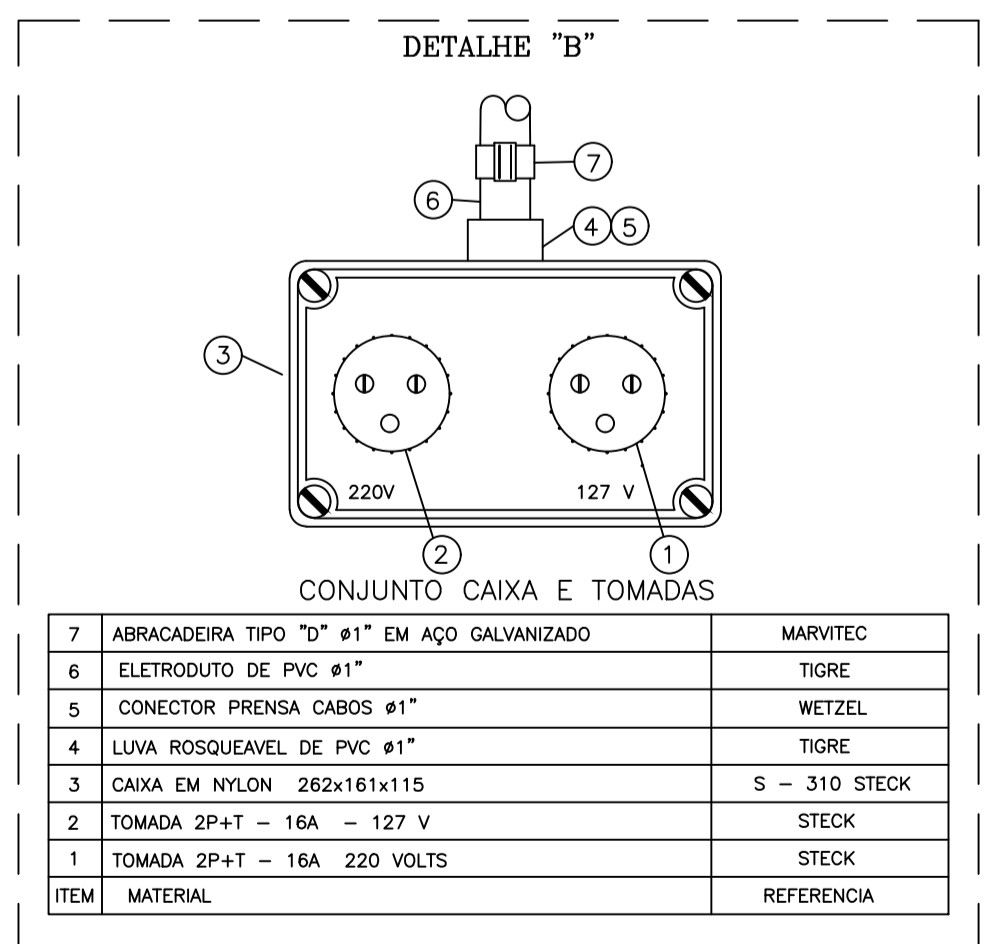


|  |  |
|--|--|
|  | LUMINARIA ESTANQUE IP-54 HO 2x110W MOD. LP                                   |
|  | LUMINARIA P/ LAMPADAS FLUOR HO 2x110 W TIPO ESTANQUE IP 54 MOD LP (SALMEIRO) |
|  | LUMINARIA INCANDESCENTE 100w   |
|  | LUMINARIA BEED 12 W COM LAMPADA VAPOR SÓDIO 70 W ACIONADA POR FOTOCÉLULA     |
|  | TOMADA 1 Ø A 0,30m   |
|  | TOMADA 1Ø A 1,30m  |
|  | CONJUNTO 2 TOM. 1Ø (127 v), 2 Ø (220 v)                                      |
|  | CONDULETE PAS.   |
|  | INTERRUPTOR SIMPLES 1, 2 E 3 TECLAS  |
|  | INTERRUPTOR PARALELO 1, 2 E 3 TECLAS   |
|  | TUB. PISO  |
|  | TUB. PELO TETO OU EMBUTIDA   |
|  | ELETROCALHA GALVANIZADA CHAPA 18 AWG   |

OBS : TUB NÃO COTADA Ø 1/2"  
FIAÇÃO NÃO COTADA 2,5 MM2

LEGENDA

PLANTA BAIXA BARRAÇÃO 02  
ESCALA 1:50

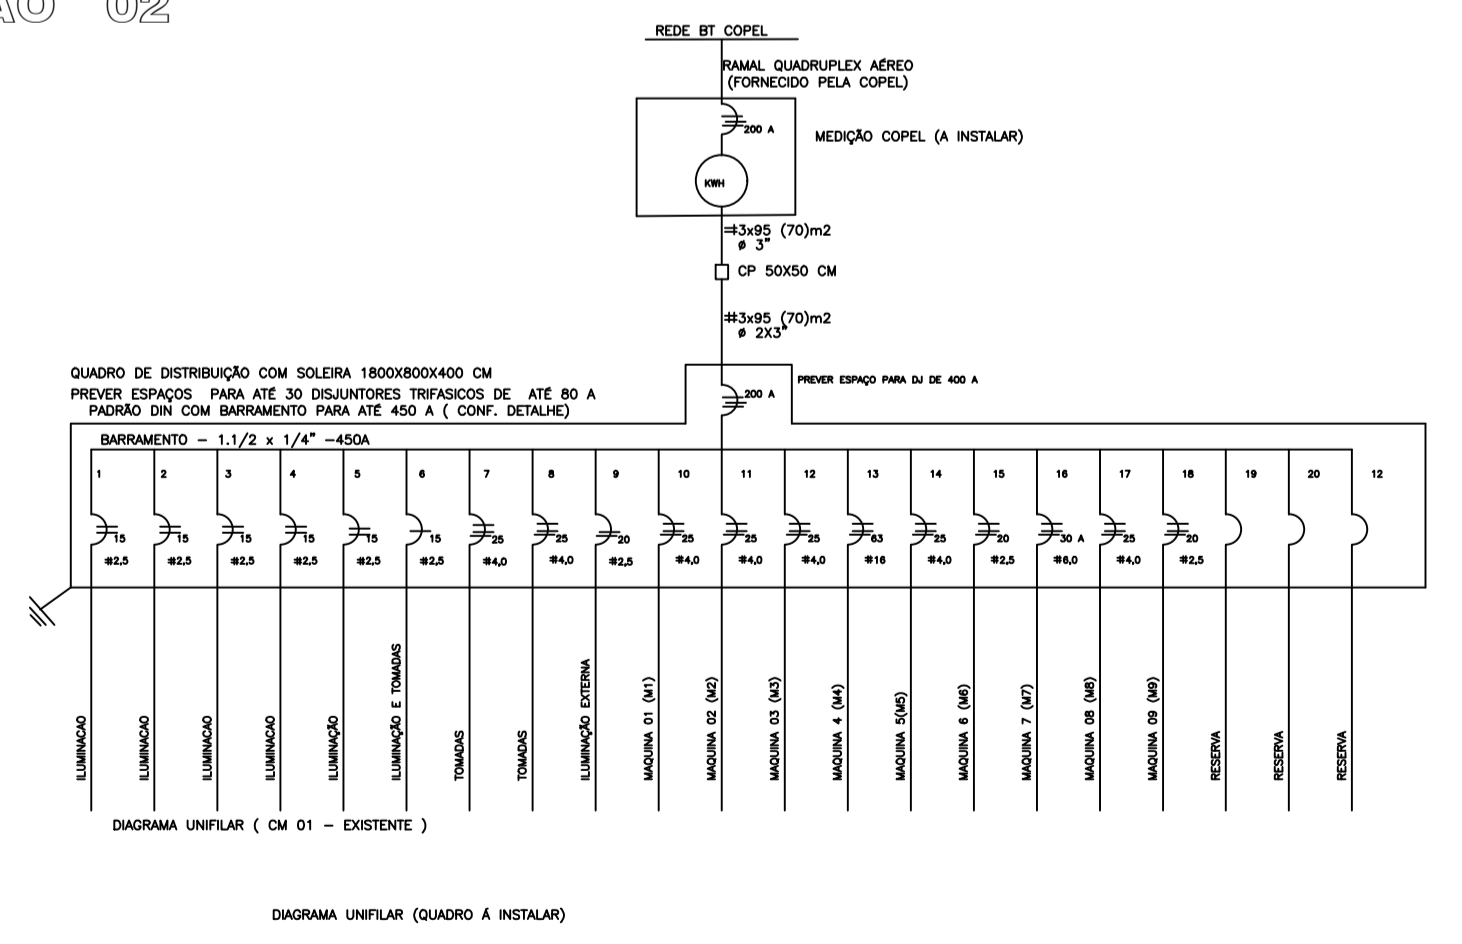

|  |                                     |              |
|--|-------------------------------------|--------------|
| <p>BARRAÇÃO 02<br/>NOVA ESPERANÇA DO SUDOESTE - PR</p> |                                     |              |
| ADMINISTRAÇÃO  | RESPONSÁVEL TÉCNICO                 | FOLHA        |
| <p>Lilian Giseli Alberton</p>                          |                                     | <p>01/02</p> |
| ÁREA   | BARRAÇÃO PRÉ-MOLDADO FECHADO        | ÁREA         |
| ESPECIFICAÇÃO  | PLANTA BAIXA                        | PROJETO      |
| LOCAL  | RUA MANACÁ - JARDIM FLORESTA        | ESCALA       |
| MUNICÍPIO  | NOVA ESPERANÇA DO SUDOESTE - PARANÁ | DATA         |
|  |                                     | JUNHO/2020   |