




Planta Baixa WC'S Prefeitura
Escala 1/75
Area: 27,79m²

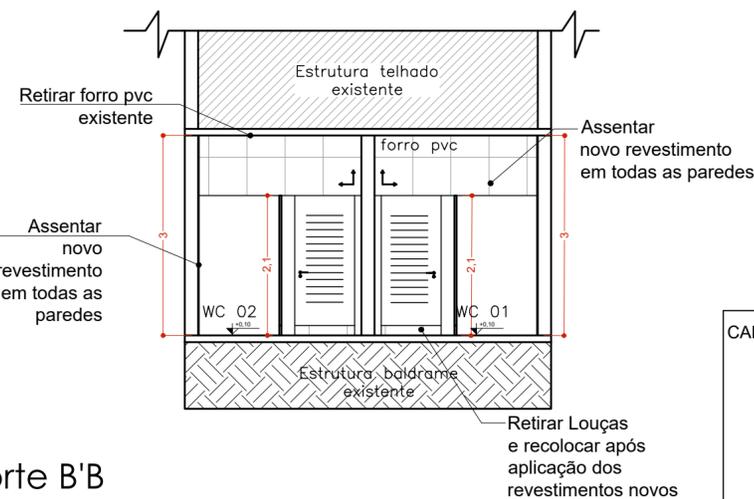


Corte B'B
Escala 1/75

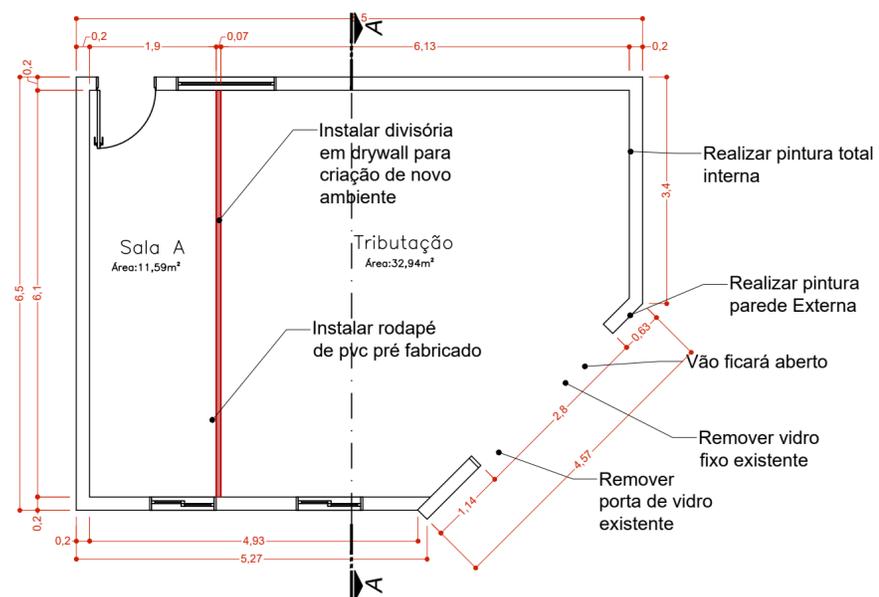

Planta Baixa Sala de Tributação
Escala 1/75
Area: 44,96m²

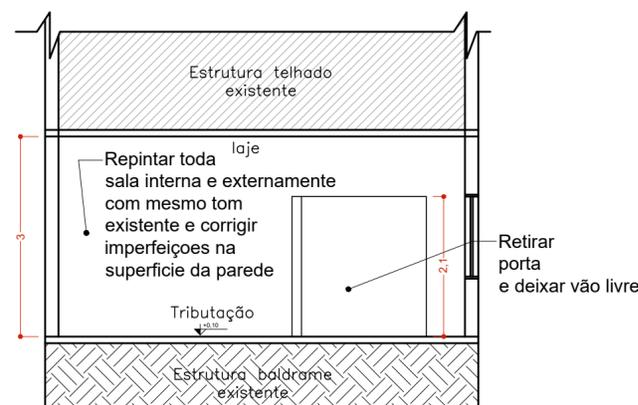

Corte A'A
Escala 1/75

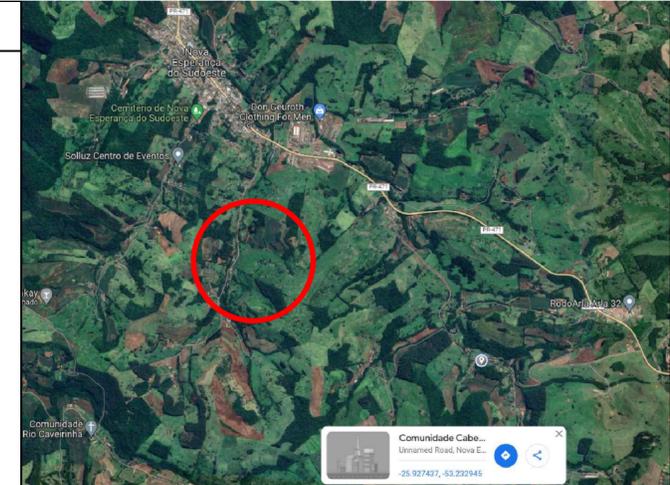

Localização Sem Escala

| TABELA DE AREAS |
|---|
| AREA WC'S: 27,79m ² |
| AREA SALA TRIBUTAÇÃO: 44,96m ² |
| AREA TOTAL PROJETADA: 75,75m ² |

CARIMBO E ASSINATURA

RESPONSÁVEL TÉCNICO PELO PROJETO

RESPONSÁVEL TÉCNICO PELO PROJETO

GUILHERME JOSÉ BIESEK
CREA -PR nº 185599-D

PREFEITURA DE NOVA ESPERANÇA DO SUDOESTE
CNPJ : 95.589.289.0001-32



Projeto: MELHORIAS NA SALA DE TRIBUTAÇÃO, REFORMA DOS BANHEIROS E PINTURA DAS PAREDES INTERNAS E EXTERNAS DA PREFEITURA DE NOVA ESPERANÇA DO SUDOESTE

Cliente:
PREFEITURA DE NOVA ESPERANÇA DO SUDOESTE

Endereço:
Avenida Iguaçu, 750 - Centro. Nova Esperança do Sudoeste - PR, 85635-000

Responsável Técnico:
GUILHERME JOSÉ BIESEK

Prancha:
Projeto Arquitetônico

Desenhista:
André F. Padia, Alisson D.Machado e Guilherme J.Biesek

Data:
01/12/2023

Escala:
INDICADA

Folha:
01/01